


VER PLANTA 227-CL-LIX-DT-005-R00

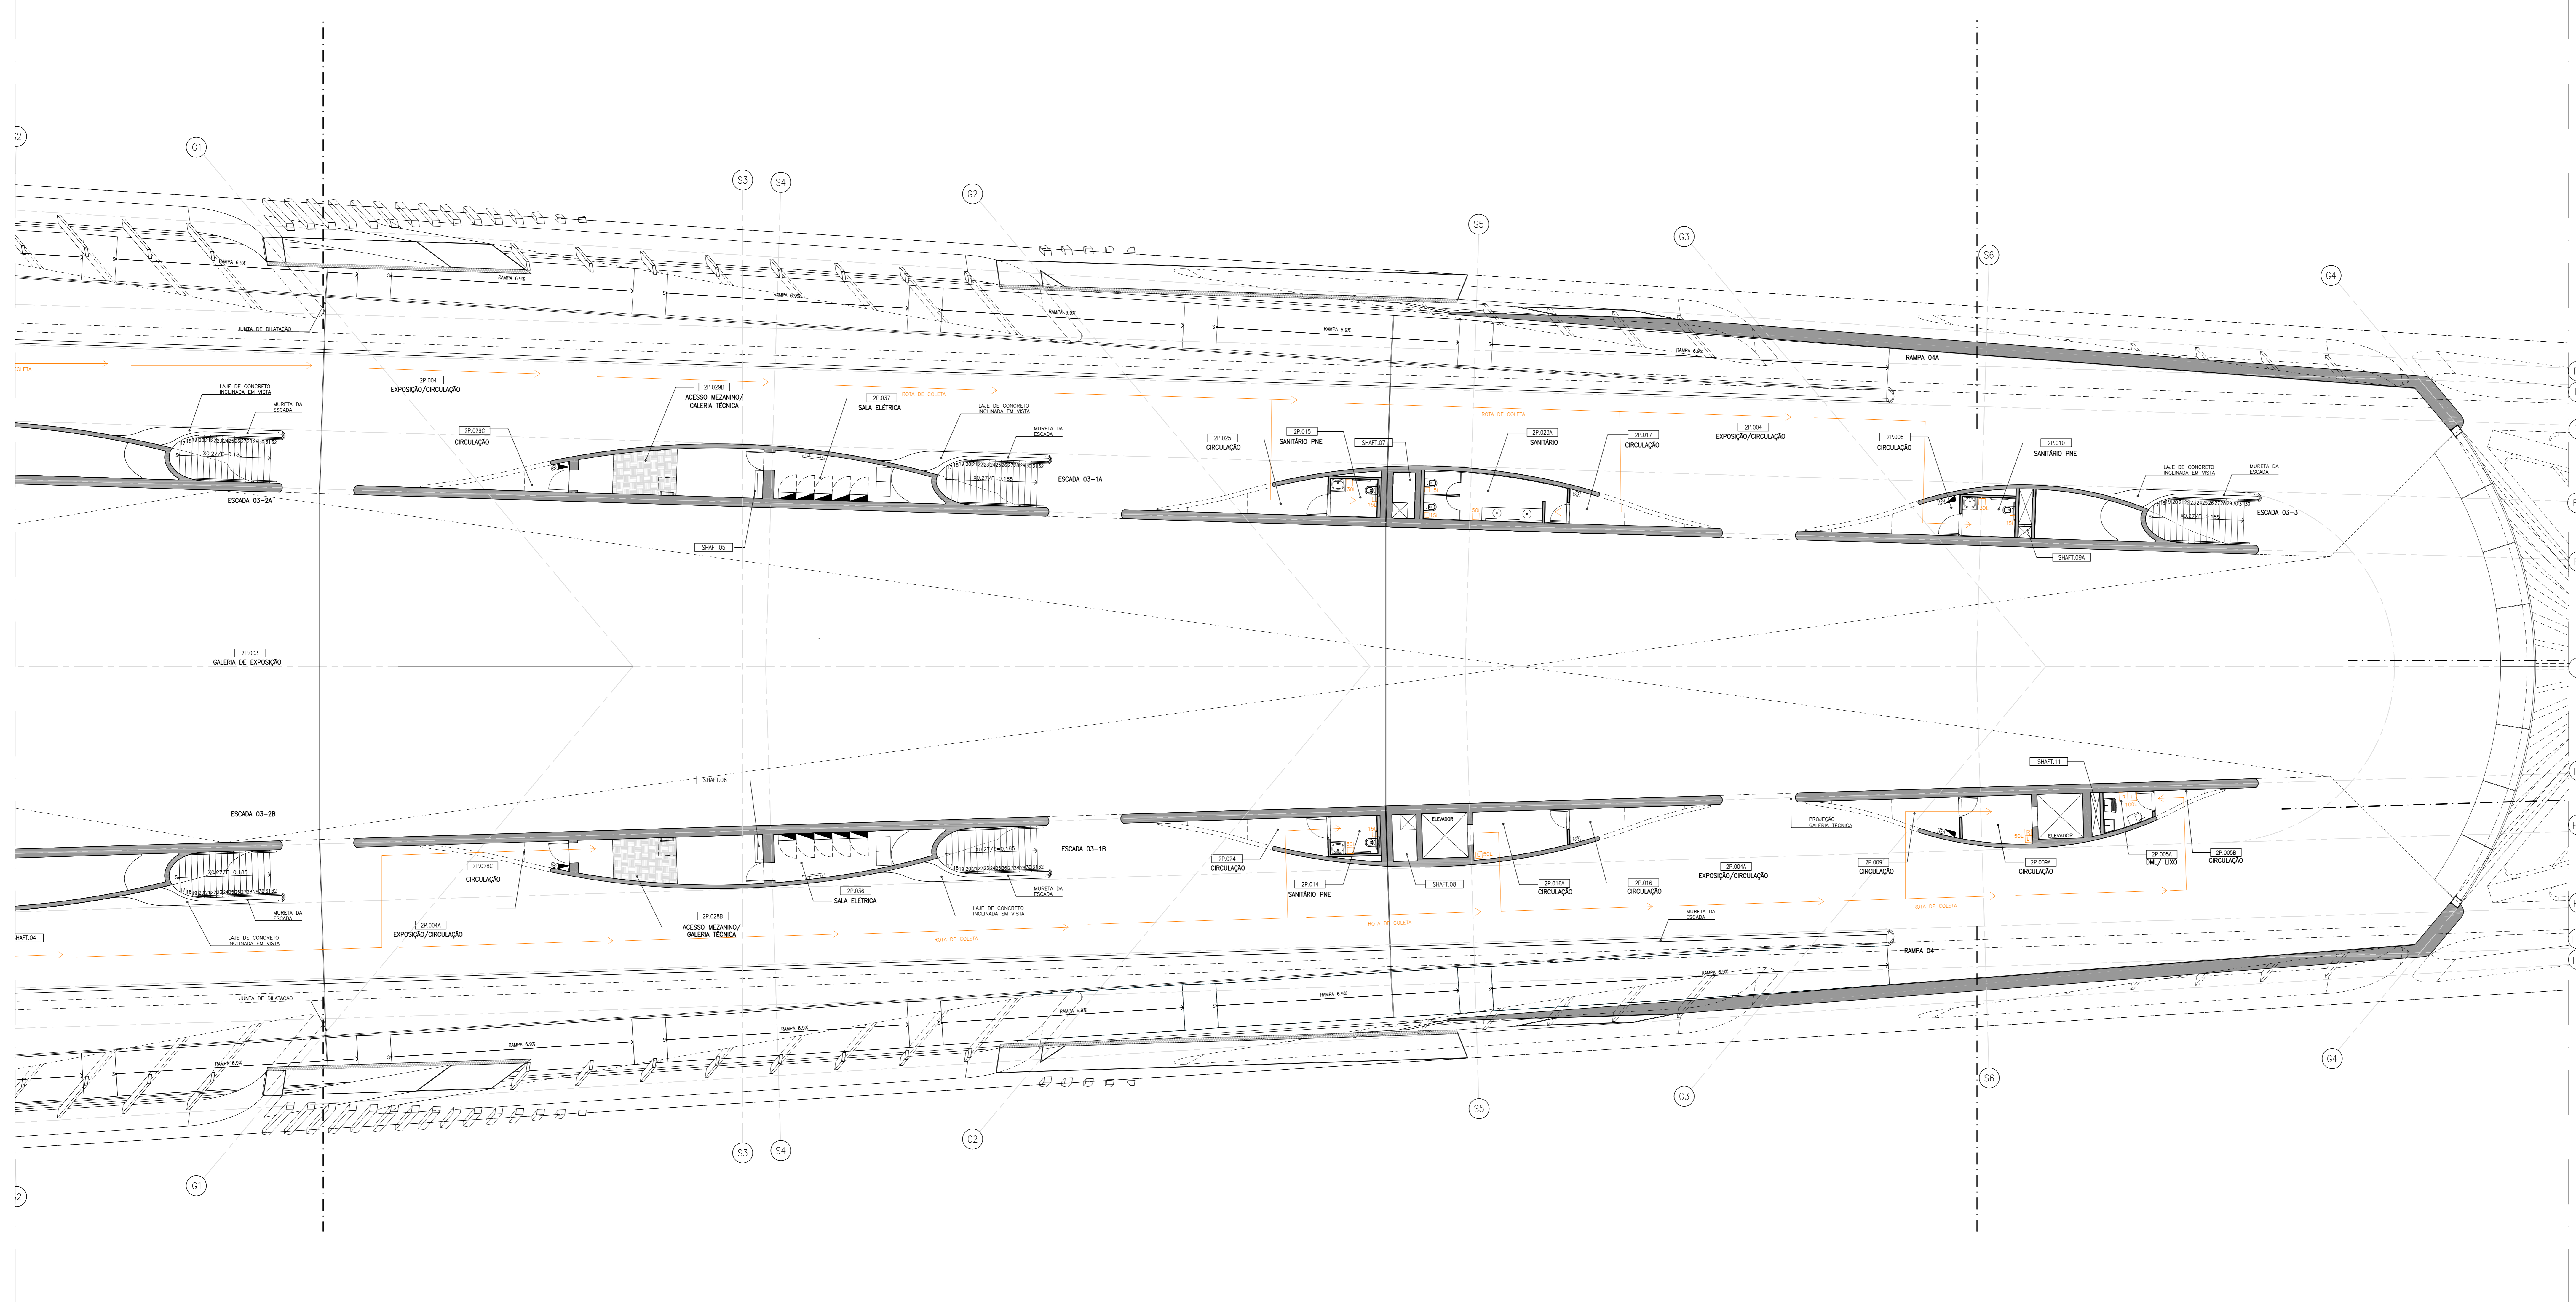


01 PLANTA BAIXA COM LAYOUT 2º PAVIMENTO - TRECHO 2  
ESCALA: 1/100

DOCUMENTOS DE REFERÊNCIA		
Nº	DESCRIÇÃO	DOCUMENTO
01	PLANTA BAIXA 2º PAVIMENTO - TRECHO 2	227-CL-LIX-DT-005-R00
02	RELATÓRIO TÉCNICO PLANO DE GESTÃO DE RESÍDUOS - CERTIFICAÇÃO LEED	227-CL-LIX-DT-001-R00

LEGENDA - GRÁFICA			
(1:50)	TÍTULO E ESCALA DO DESENHO	(1:50)	INDICAÇÃO DE CORTE (NÚMERO DO DESENHO / NÚMERO DA PRANCHETA)
(1:50)	INDICAÇÃO DE ESQUADRIA (Nº DA ESQUADRIA)	(1:50)	INDICAÇÃO DE VISTA OU FACHADA (NÚMERO DO DESENHO / NÚMERO DA PRANCHETA) (IDENTIFICAÇÃO DA FACHADA)
(1:50)	CORRIDA DE COMPARTIMENTO (COMPARTIMENTO)	(1:50)	INDICAÇÃO PADRONAGEM DE FORNO OU FÔFO
(1:50)	INDICAÇÃO DE PÉ DIREITO	(1:50)	ENXO
(1:50)	INDICAÇÃO DE NÍVEL EM ELEVACÃO	(1:50)	CHAMADA DE DETALHE (NÚMERO DO DESENHO / NÚMERO DA PRANCHETA)
(1:50)	INDICAÇÃO DE NÍVEL EM PLANTA	(1:50)	CAIXA DE INCRÊDIO

LEGENDA - MANEJO DE LIXO	
<b>RL</b> 100	RECICLÁVEL E NÃO RECICLÁVEL 100 LITROS
<b>RL</b> 50	RECICLÁVEL E NÃO RECICLÁVEL 50 LITROS
<b>RL</b> 30	RECICLÁVEL E NÃO RECICLÁVEL 30 LITROS
<b>R</b> 100	RECICLÁVEL 100 LITROS
<b>R</b> 50	RECICLÁVEL 50 LITROS
<b>R</b> 30	RECICLÁVEL 30 LITROS
<b>L</b> 100	LIXO COMUM 100 LITROS
<b>L</b> 50	LIXO COMUM 50 LITROS
<b>L</b> 30	LIXO COMUM 30 LITROS
<b>L</b> 15	LIXO COMUM 15 LITROS
<b>→</b>	ROTA DE COLETA

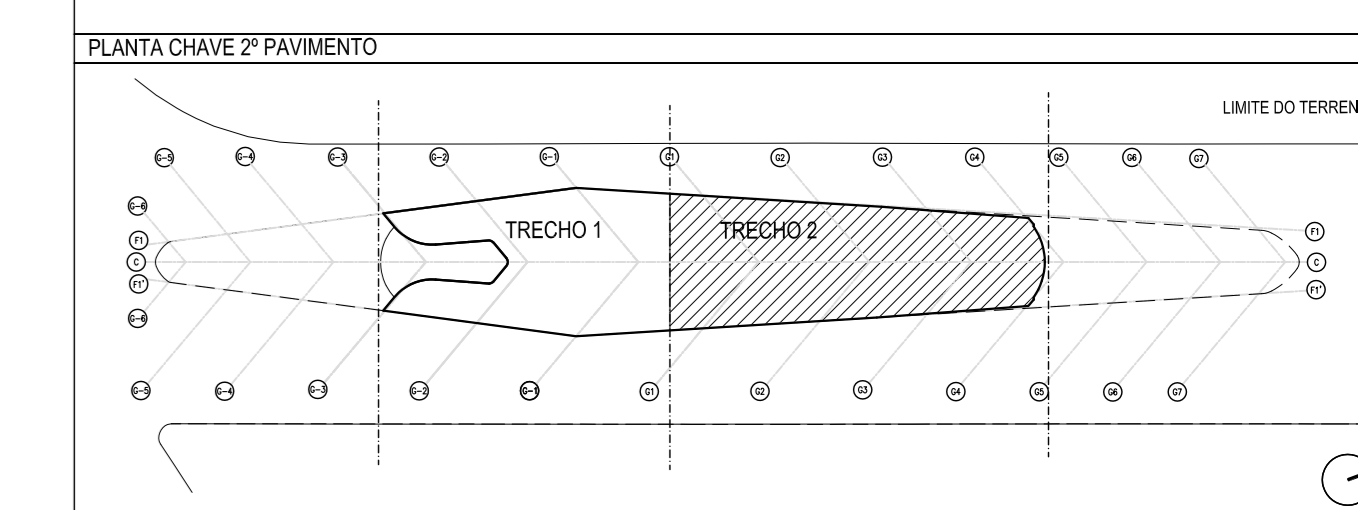

Rev.	Data	EMISSÃO INICIAL	Descrição	MARCO	ANDRÉ	DESIGNO	VERIFICAÇÃO
01	06/06/12			MARCO	ANDRÉ	DESIGNO	VERIFICAÇÃO



SANTIAGO CALATRÁVA **ruy rezende arquitetura | rra**  
www.rra.com.br

Projeto:	<b>MUSEU DO AMANHÃ</b>
Referência projeto:	<b>LIX 006 R00</b>
Coordenação Geral:	<b>RUY REZENDE</b>
Coordenador:	ANDRÉ ANDRADE
Coordenador:	MARCIO MUNDIM
Disciplina:	MANEJO DE LIXO
Projeto:	11/00
Data:	06/06/12
Nome do arquivo digital:	227-CL-LIX-DT-005-R00.dwg

PL. BAIXA 2º PAVIMENTO - TRECHO 2